

Mapa sytuacji i wysokościowa do celów projektowych skala 1:500


Jednostka ewidencyjna: Lubiewo 041604_2
 Obrobek ewidencyjny: Bystaw 0001
 Działka ewidencyjna: 412/3

Wykonawca:
 PRZEDSIĘBIORSTWO GEODEZYJNE s.c.
 Wiesław Mróz - Krystyna Świątko
 89-500 Tuchola, ul. Ł. Urzędzkiej 13

Dotyczy: Pozostały układ 1965
 Dotyczy: wysokościowe: Kronstadt 1966
 Data opracowania mapy: 15.09.2016
 KERG: 04.11.66.42.1426.2016
 Arkusz mapy: 344.214.244/253

Wszystkie istniejące i planowane urządzenia i urządzenia techniczne, które nie były zgłoszone do ewidencji lub o których nie ma danych w Rejestrze Urządzeń Technicznych i Rejestrze Urządzeń Technicznych, zostały wykonane na podstawie danych EBR.

zakres pomiaru

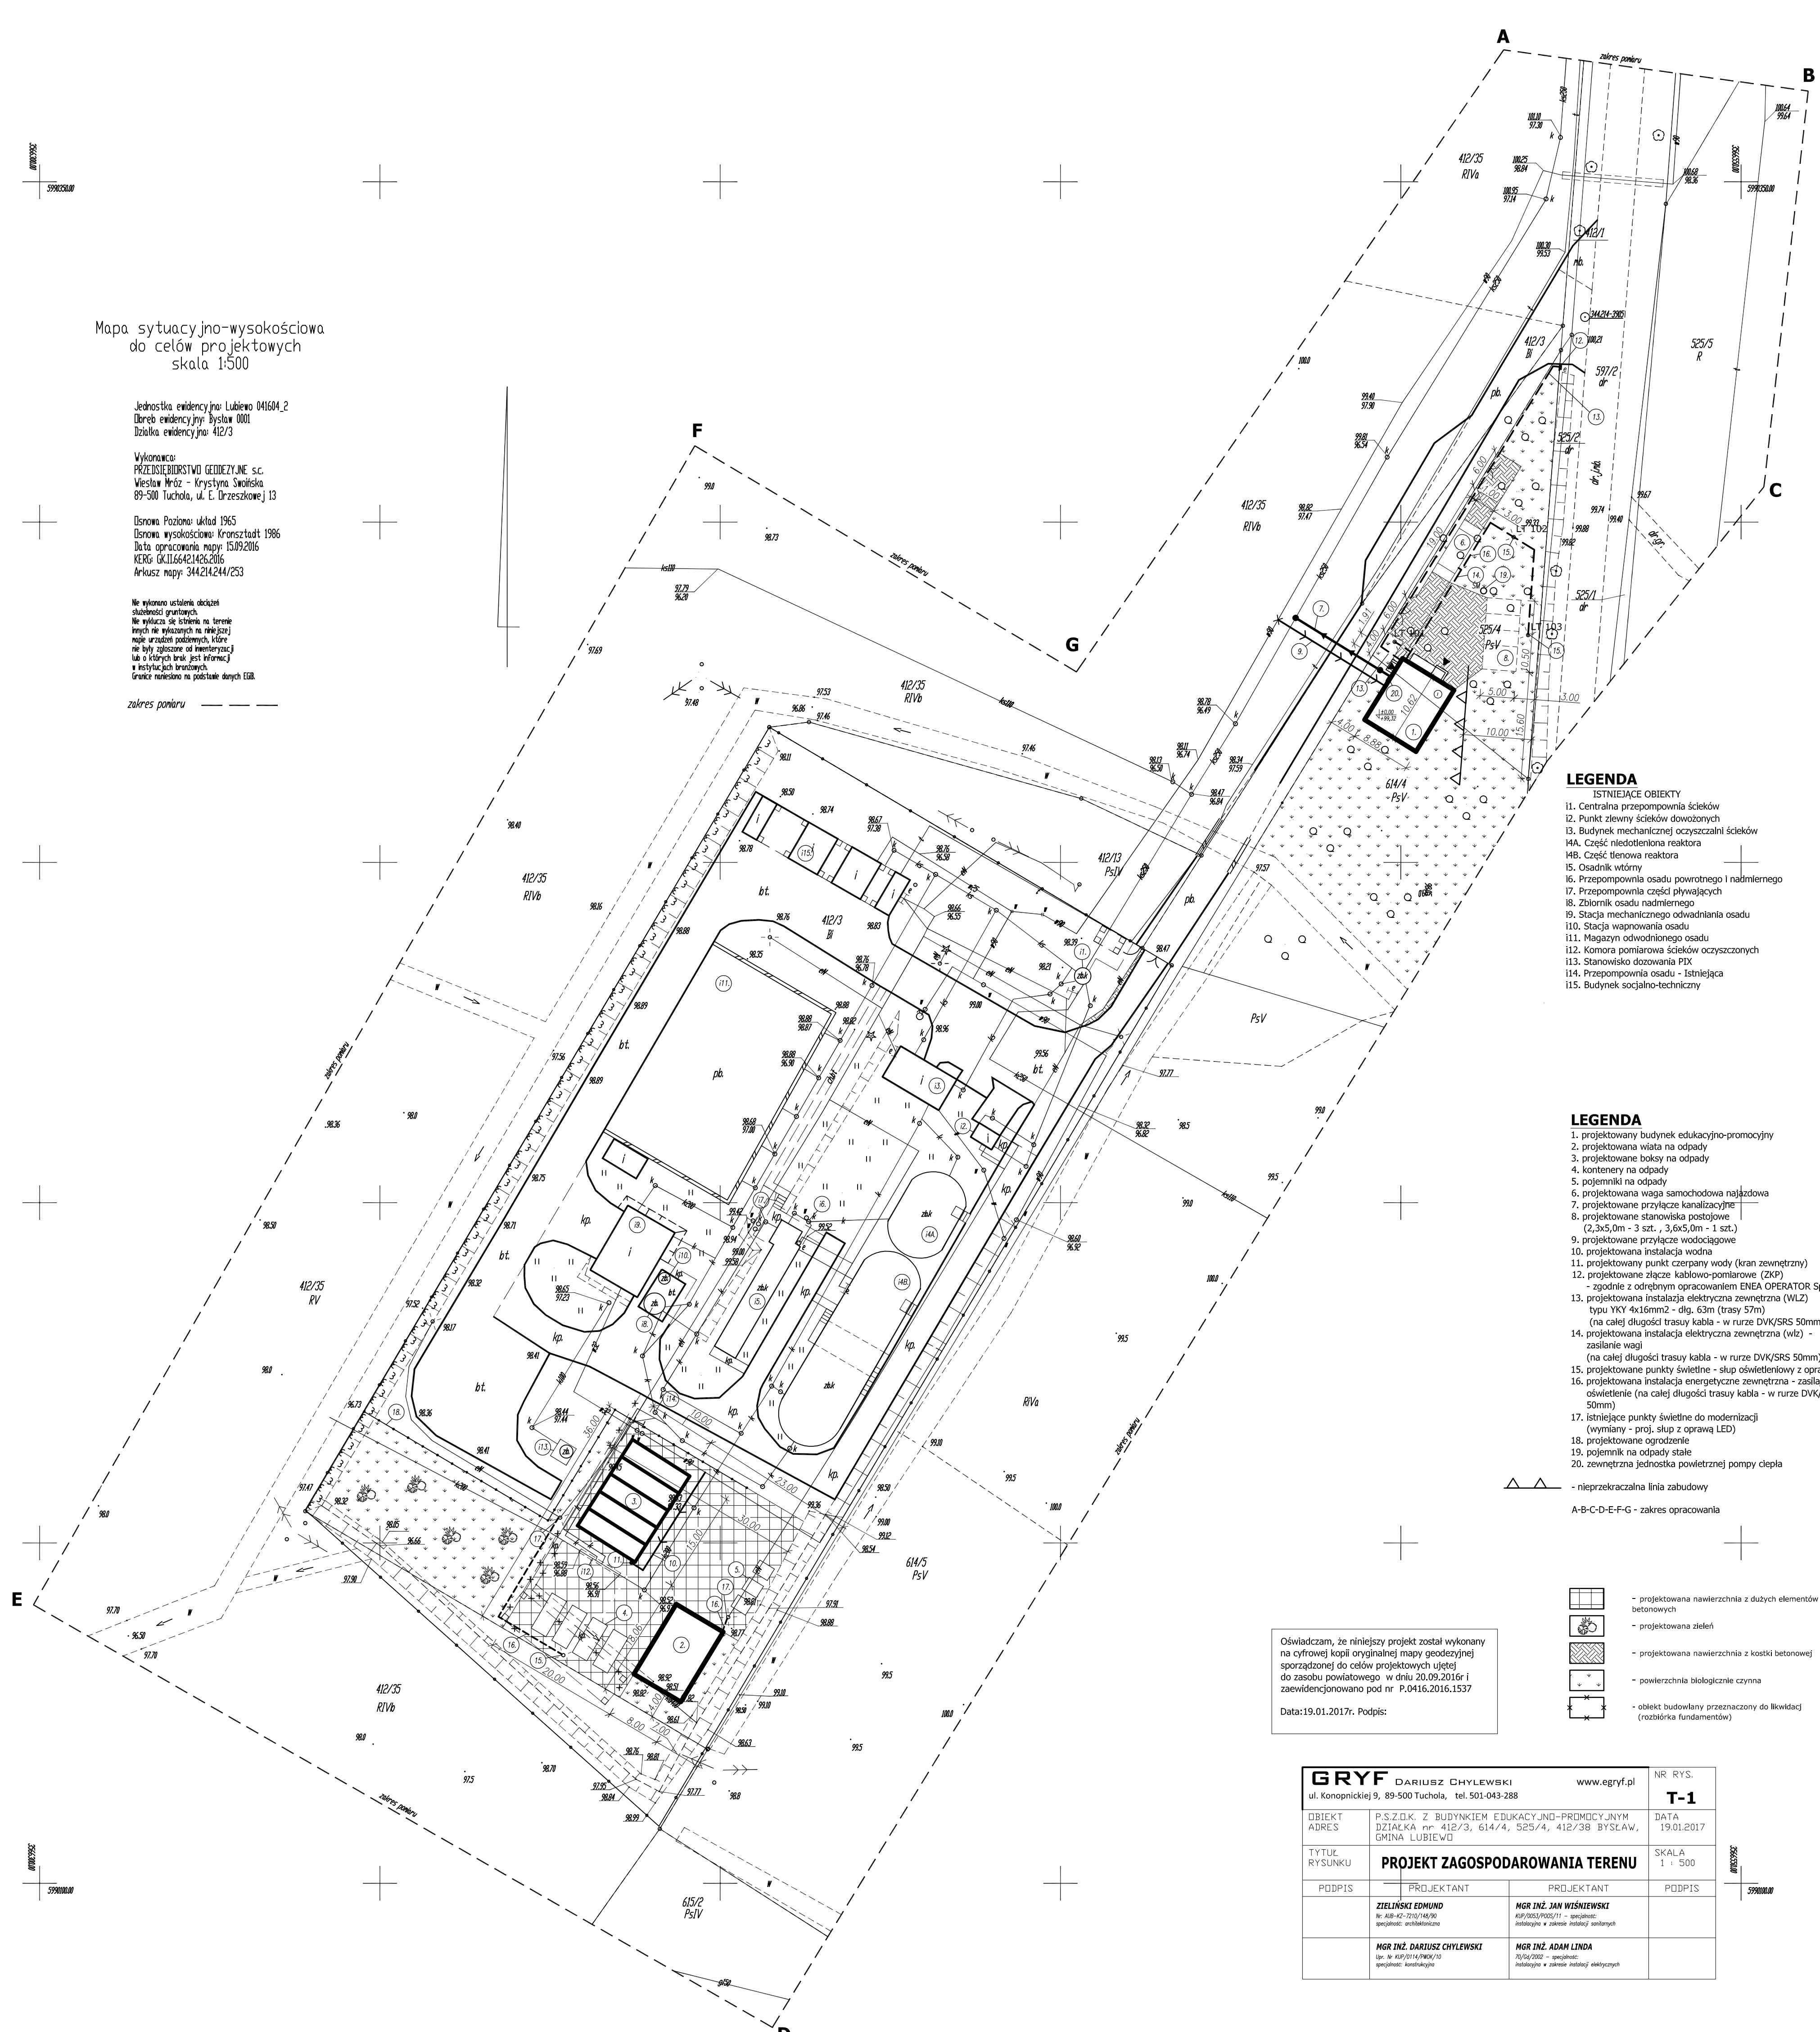

LEGENDA

- ISTNIEJĄCE OBIEKTY**
- 11. Centralna przepompownia ścieków
 - 12. Punkt zlewny ścieków dowozonych
 - 13. Budynek mechanicznej oczyszczalni ścieków
 - 14A. Część niedotleniona reaktora
 - 14B. Część tlenowa reaktora
 - 15. Osadnik wtórny
 - 16. Przepompownia osadu powrotnego i nadmiernego
 - 17. Przepompownia części fizykalnych
 - 18. Zbiornik osadu nadmiernego
 - 19. Stacja mechanicznego odwadniania osadu
 - 110. Stacja wapnowania osadu
 - 111. Magazyn odwadnianego osadu
 - 112. Komora pomiarowa ścieków oczyszczonych
 - 113. Stawisko dozowania PIX
 - 114. Przepompownia osadu - Istniejąca
 - 115. Budynek socjalno-techniczny

LEGENDA

- 1. projektowany budynek edukacyjno-promocyjny
- 2. projektowana wiatla na odpady
- 3. projektowane boksy na odpady
- 4. kontenery na odpady
- 5. pojemniki na odpady
- 6. projektowana waga samochodowa najładowa
- 7. projektowane przyłącze kanalizacyjne
- 8. projektowane stanowiska postojowe (2,2x5,0m - 3 szt., 3,0x5,0m - 1 szt.)
- 9. projektowane przyłącze wodociągowe
- 10. projektowana instalacja wodna
- 11. projektowany punkt czerpny wody (kran zewnętrzny)
- 12. projektowane słupki kablowo-pomiarowe (ZPK)
- zgodnie z odrębnym opracowaniem ENEA OPERATOR Sp. z o.o.
- 13. projektowana instalacja elektryczna zewnętrzna (WLZ) typu YKY 4x16mm² - dlg. 63m (trasy 57m) (na całej długości trasy kabla - w rurze DWK/SRS 50mm)
- 14. projektowana instalacja elektryczna zewnętrzna (włz) - zasilanie wagi (na całej długości trasy kabla - w rurze DWK/SRS 50mm)
- 15. projektowane punkty świetlne - słup oświetleniowy z oprawą LED
- 16. projektowana instalacja energetyczna zewnętrzna - zasilająca oświetlenie (na całej długości trasy kabla - w rurze DWK/SRS 50mm)
- 17. istniejące punkty świetlne do modernizacji (wymiany - proj. słup z oprawą LED)
- 18. projektowane ogrodzenie
- 19. pojemnik na odpady stałe
- 20. zewnętrzna jednostka powietrznej pompy ciepła

▲ - nieprzekraczalna linia zabudowy
 A-B-C-D-E-F-G - zakres opracowania

- projektowana nawierzchnia z dużych elementów betonowych
- projektowana zielen
- projektowana nawierzchnia z kostki betonowej
- powierzchnia biologicznie czynna
- obiekt budowlany przeznaczony do likwidacji (rozbiórka fundamentów)

Oświadczam, że niniejszy projekt został wykonany na cyfrowej kopii oryginalnej mapy geodezyjnej sporządzonej do celów projektowych ujętej do zasobu powiatowego w dniu 20.09.2016r i zrewidencjonowanej pod nr P.0416.2016.1537
 Data: 19.01.2017r. Podpis:

GRYP DARIUSZ CHYLEWSKI ul. Konopnickiej 9, 89-500 Tuchola, tel. 501-043-288		www.egryf.pl	NR RYS. T-1
OBIEKT ADRES	P.S.Z.O.K. Z BUDYNKIEM EDUKACYJNO-PROMOCYJNYM DZIAŁKA nr 412/3, 614/4, 525/4, 412/39 BYSTAW, GMINA LUBIEWO		DATA 19.01.2017
TYTUŁ RYSUNKU	PROJEKT ZAGOSPODAROWANIA TERENU		
PODPIS	PROJEKTANT	PROJEKTANT	PODPIS
	ZIELIŃSKI EDUNDO nr. 418-42-7162/146/90 specjalność: architektoniczna	MGR INŻ. JAN WIŚNIEWSKI 407/1053/1055/111 - specjalność: inżynierska w zakresie inżynierii sanitarnych	
	MGR INŻ. DARIUSZ CHYLEWSKI dop. nr. 402/0111/PRK/10 specjalność: inżynierska	MGR INŻ. ADAM LINDA 75/24/2002 - specjalność: inżynierska w zakresie inżynierii elektrycznych	